


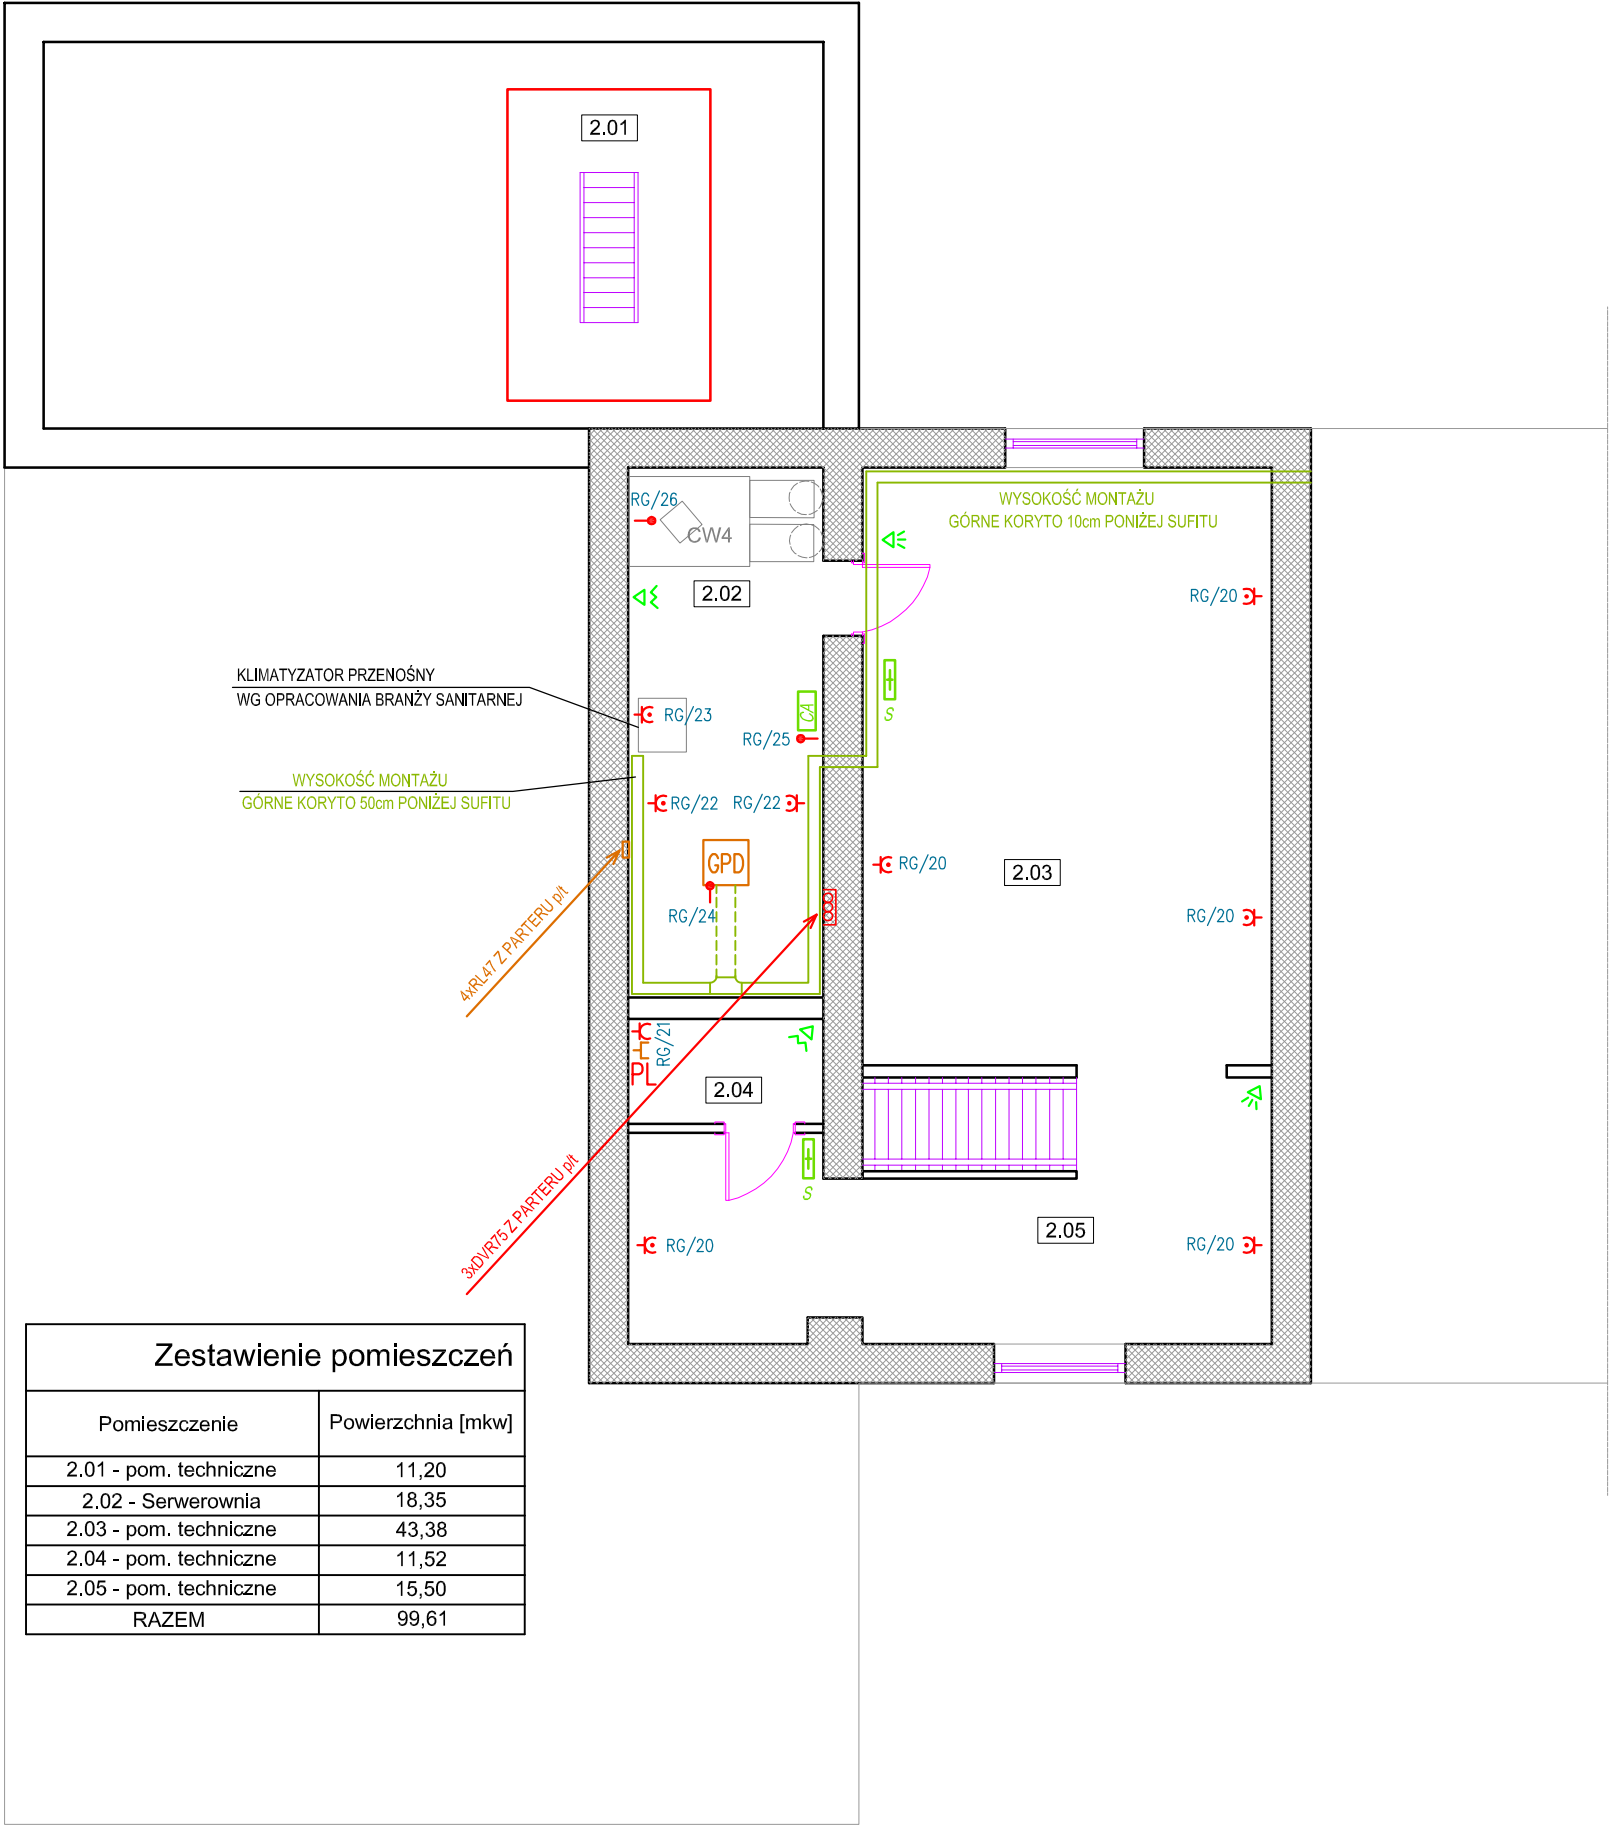

Zestawienie pomieszczeń	
Pomieszczenie	Powierzchnia [mkw]
2.01 - pom. techniczne	11,20
2.02 - Serwerownia	18,35
2.03 - pom. techniczne	43,38
2.04 - pom. techniczne	11,52
2.05 - pom. techniczne	15,50
RAZEM	99,61

- ⌚/⌚

Gniazdo wtyczkowe 230V ze stykiem ochronnym IP20 podwójne / IP44 pojedyncze seria ramkowa "IMPRESJA" OSPEL lub równoważne
- ⌚PL

Punkt logiczny – 3x gniazdo wtyczkowe 230V "DATA" z bolcem i kluczem typu GP-1YZK/m/00 + gniazdo 2xRJ45 kat.5e typu GPK-2Y/K/m/00 we wspólnej ramce PNP-4Y/00 PROD. OSPEL lub równoważne
- Trasa kablowa dwupoziomowa w systemie BAKS lub równoważnym:
1. poziom – koryto stalowe KCJ50H50 na wysięgniku WS50 – okablowanie strukturalne.
2. poziom – koryto stalowe KCJ150H50 na wysięgniku WZS150 – instalacje elektryczne. wysięgniki montowane do wspólnej podstawy PWS04.
- Podjęście okablowania ktrukturalnego do GPD
Koryto stalowe siatkowe KDS300H60 mocowane na uchwytach do sufitu zakończone zejsciem ZKS300 PROD. BAKS lub równoważne
- CA

Centrala alarmowa INTEGRA 128-WRL satel lub równoważna
- ⌚

Czułka PIR instalacji alarmowej "PB2" BOSCH lub równoważna
- ⌚

Czułka PIR+MW instalacji alarmowej "BP" BOSCH lub równoważna
- S

Klawiatura strefowa INT-SF-BSB satel lub równoważna
- GPD

Główny punkt dystrybucyjny – szafa rack stojąca 42U 19" 60x60
- Wypust 230V

FIRMA	ZAKŁAD PROJEKTOWANIA I WYKONAWSTWA ELPRO—B.T. s.c. 78–400 SZCZECINEK UL. ŁOWIECKA 6		
Projektował	tech. Stanisław Budnicki A/PNB/8300/45/81		RZUT PIĘTRA INSTALACJE ELEKTRYCZNE SIŁOWE 230/400V, INSTALACJE ELEKTRYCZNE SŁABOPRĄDOWE
Asystent projektanta	mgr inż. Arkadiusz Budnicki		
TEMAT:	PRZEBUDOWA POMIESZCZEŃ BIUROWYCH, SOCJALNYCH I WARSZTATOWYCH WRAZ Z PRZYŁĘGŁYM TERENEM NA POTRZEBY PUK SP. Z O.O. W BORNEM SULINOWIE		SKALA: 1:100
ADRES:	DZ. NR 89/9, 89/15 OBR. 06 BORNE SULINOWO		DATA: XII 2015
INWESTOR:	PRZEDSIĘBIORSTWO USŁUG KOMUNALNYCH SPÓŁKA Z O. O. 78–449 BORNE SULINOWO UL. KRUCZKOWSKIEGO 5		RYS. NR: 3