


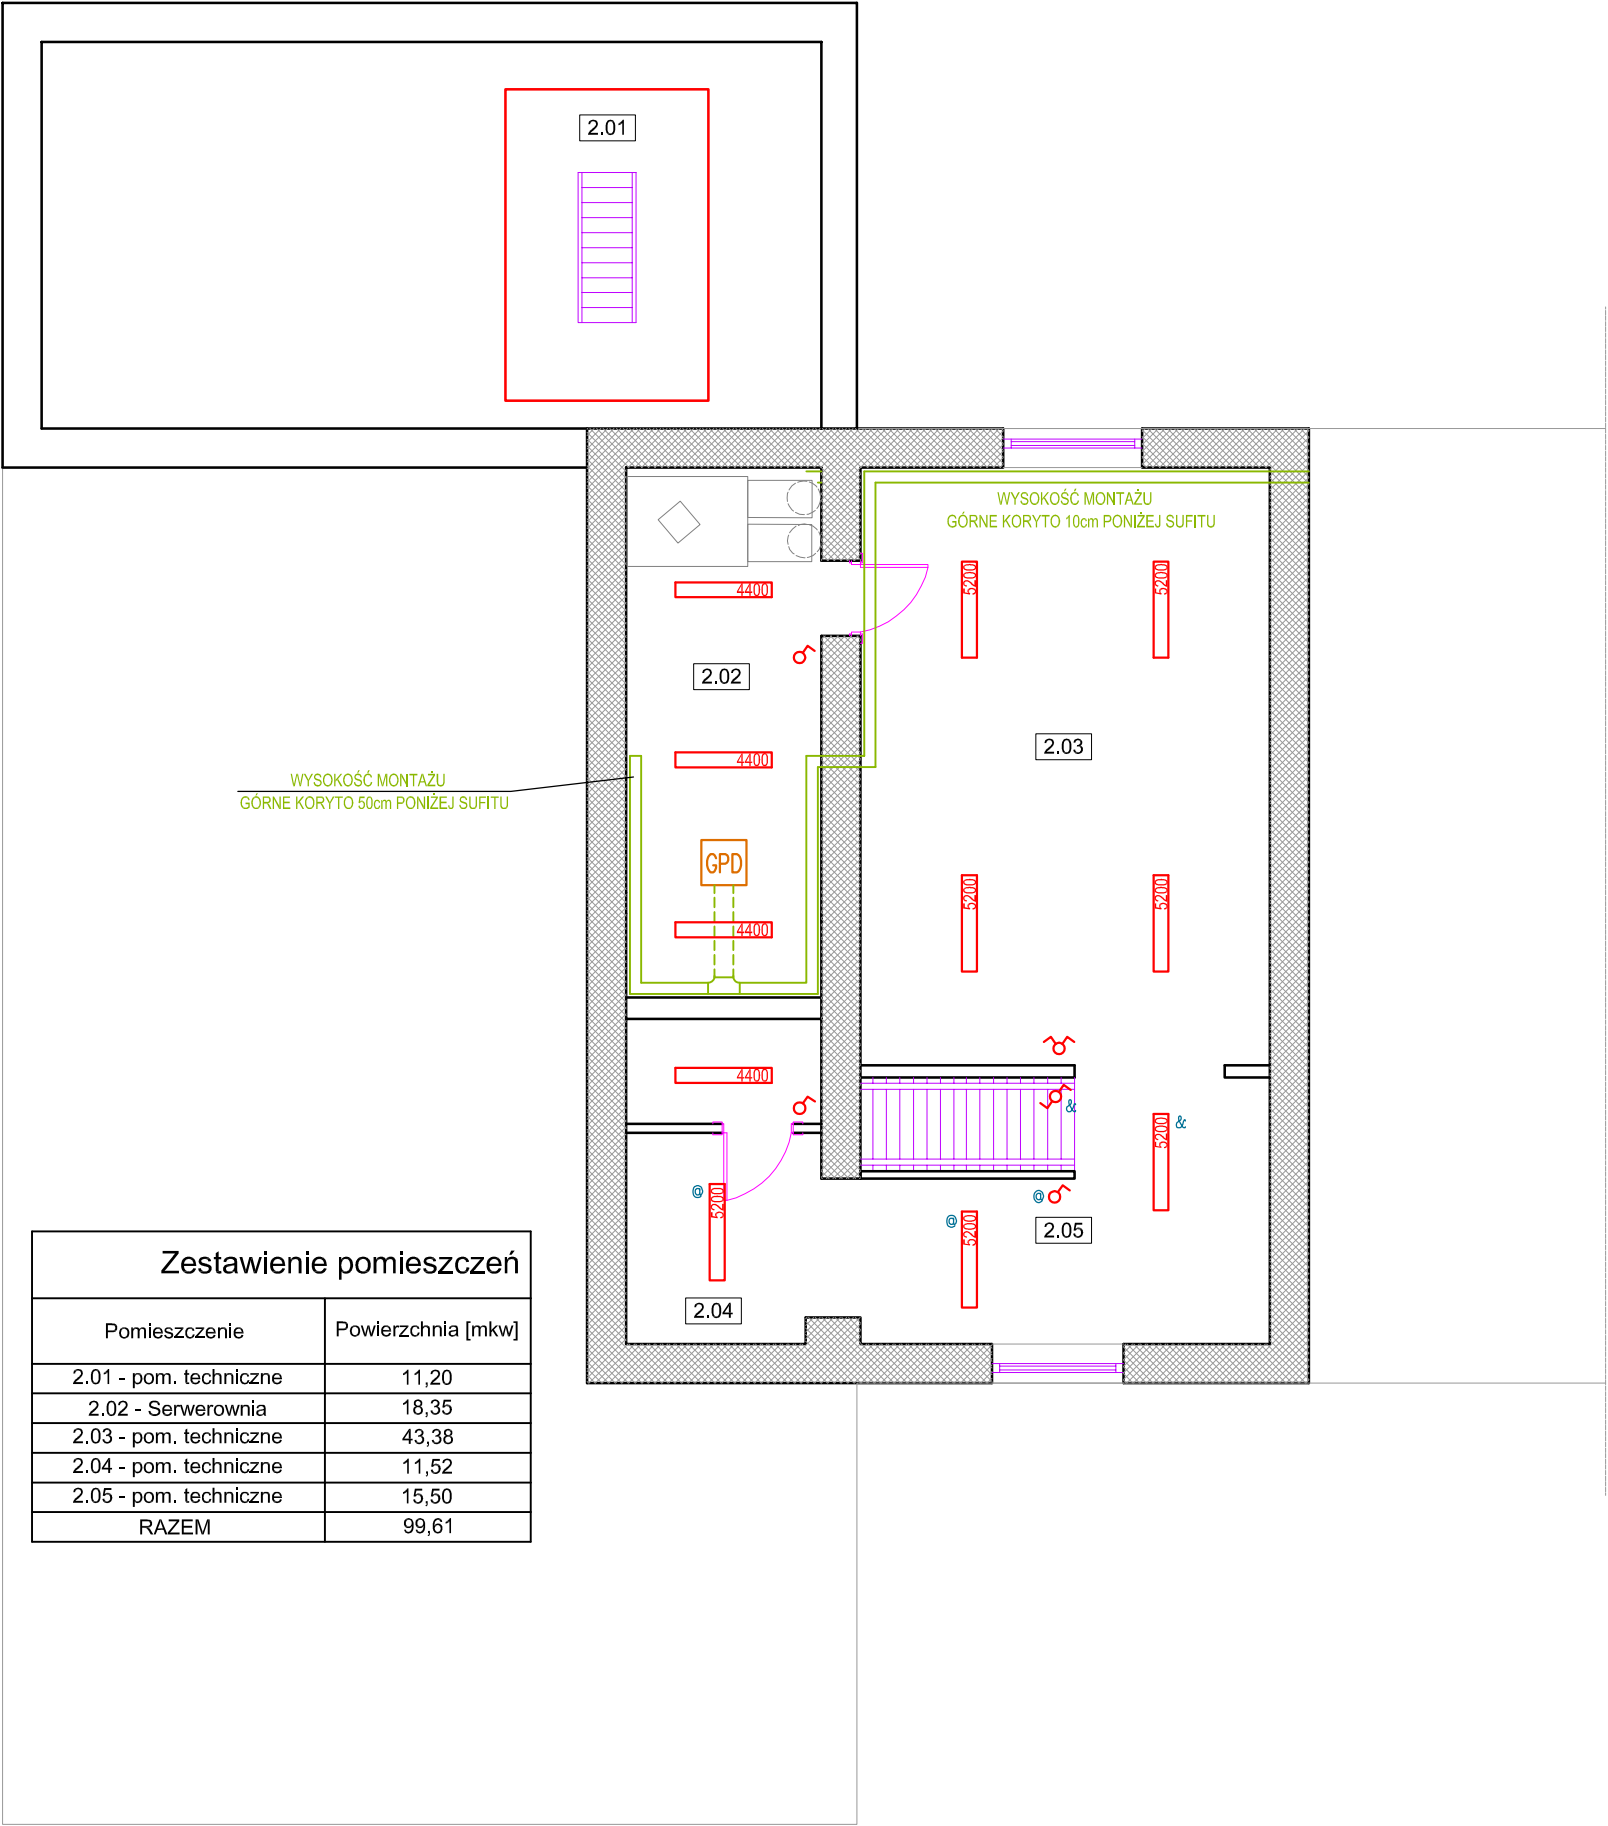

- OPRAWA NASTROPOWA LED IP65 "NEPTUN PC LED 4400LM PLX E 840 33W IP65" PROD. LUXIONA lub równoważna
- OPRAWA NASTROPOWA LED IP65 "NEPTUN PC LED 5200LM PLX E 840 40W IP65" PROD. LUXIONA lub równoważna
- WYŁĄCZNIK POJEDYNCZY IP20 / IP44
SERIA RAMKOWA "IMPRESJA" OSPEL LUB RÓWNOWAŻNE
- WYŁĄCZNIK ŚWIECZNIKOWY IP20
SERIA RAMKOWA "IMPRESJA" OSPEL LUB RÓWNOWAŻNE
- WYŁĄCZNIK SCHODOWY IP20 / IP44
SERIA RAMKOWA "IMPRESJA" OSPEL LUB RÓWNOWAŻNE

FIRMA	ZAKŁAD PROJEKTOWANIA I WYKONAWSTWA ELPRO—B.T. s.c. 78—400 SZCZECINEK UL. ŁOWIECKA 6		
Projektował	tech. Stanisław Budnicki A/PNB/8300/45/81		RZUT PIĘTRA INSTALACJE ELEKTRYCZNE OŚWIETLENIOWE
Asystent projektanta	mgr inż. Arkadiusz Budnicki		
TEMAT:	PRZEBUDOWA POMIESZCZEŃ BIUROWYCH, SOCJALNYCH I WARSZTATOWYCH WRAZ Z PRZYŁĘGŁYM TERENEM NA POTRZEBY PUK SP. Z O.O. W BORNEM SULINOWIE		SKALA: 1:100
ADRES:	DZ. NR 89/9, 89/15 OBR. 06 BORNE SULINOWO		DATA: XII 2015
INWESTOR:	PRZEDSIĘBIORSTWO USŁUG KOMUNALNYCH SPÓŁKA Z O. O. 78—449 BORNE SULINOWO UL. KRUCZKOWSKIEGO 5		RYS. NR: 5